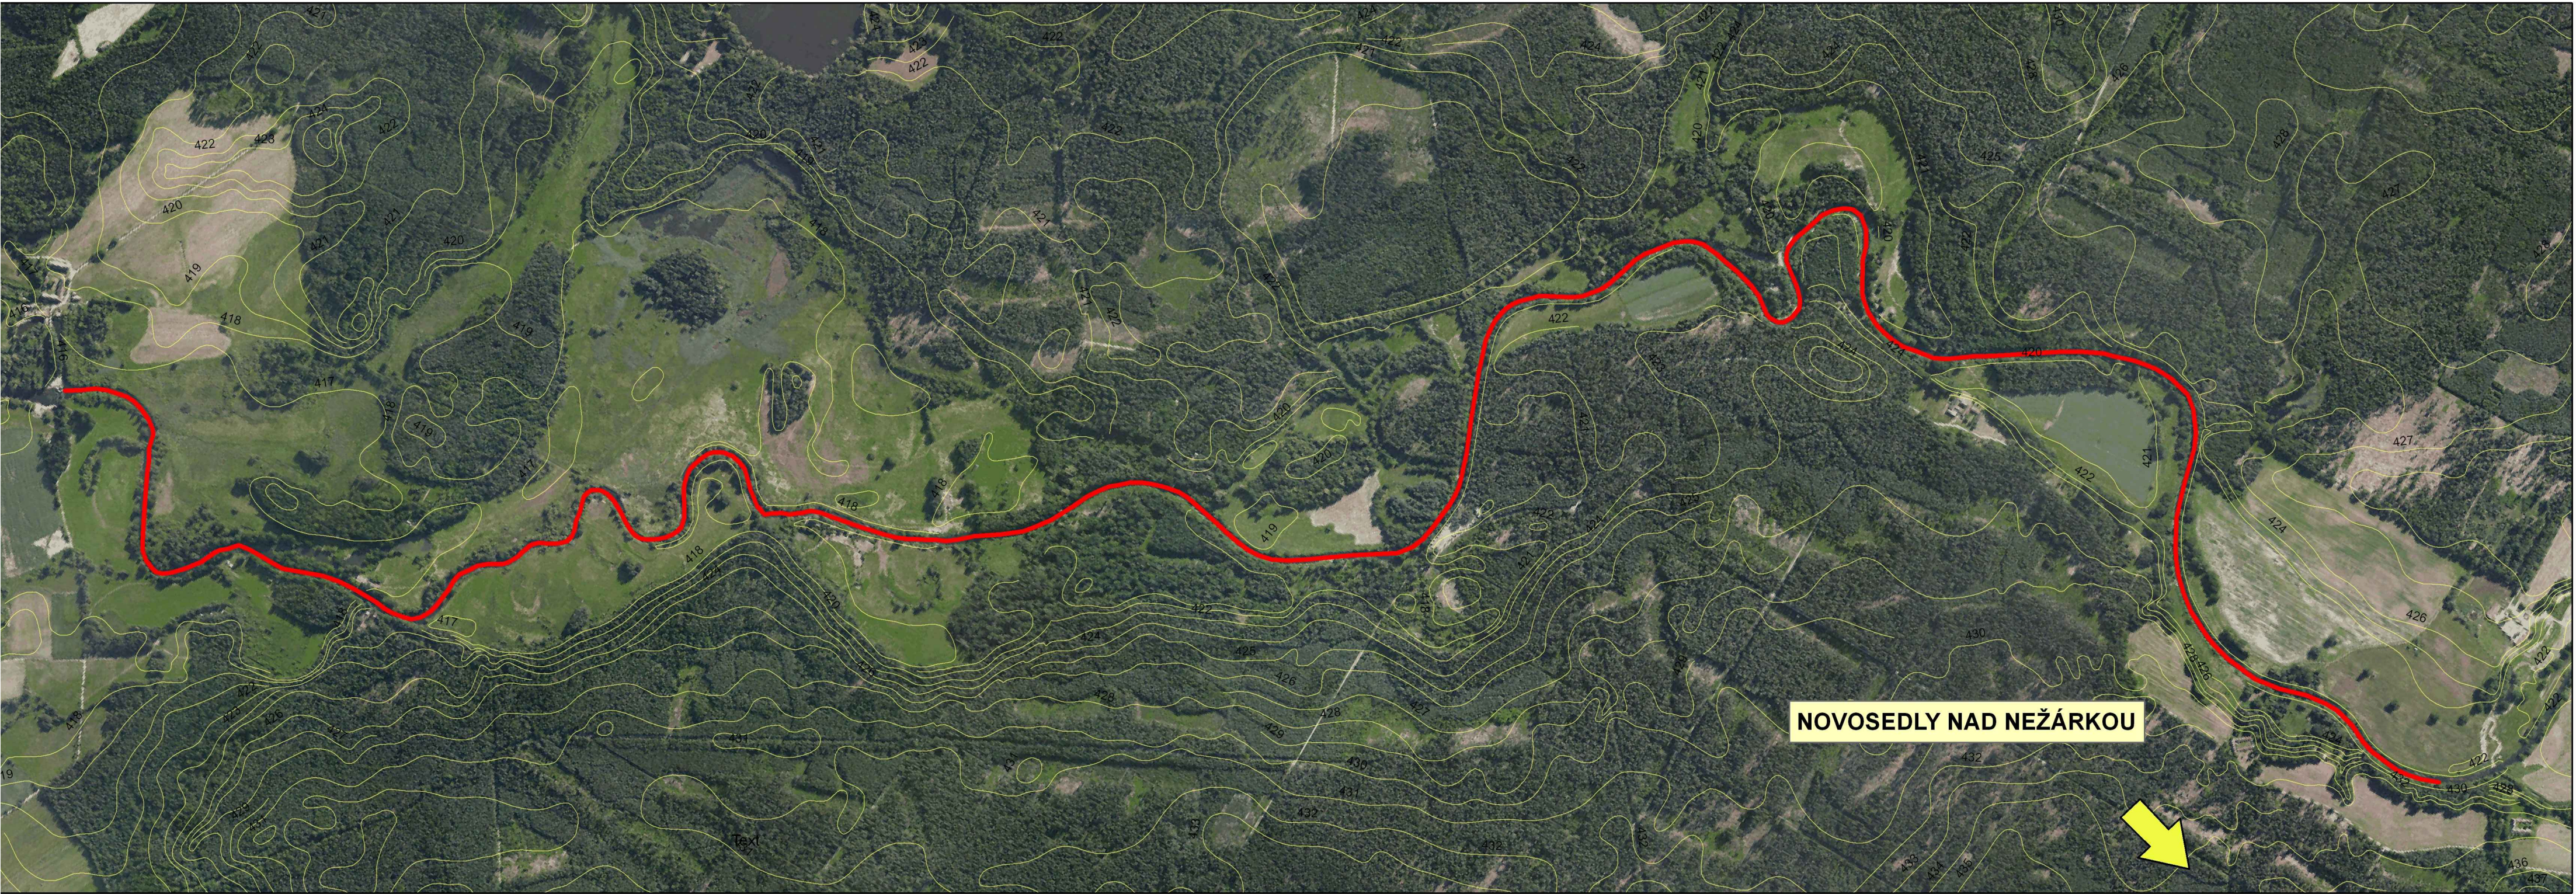


VÝŠKOPISNÝ SYSTÉM: BpV
POLOHOVISNÝ SYSTÉM: S-JSTK

Kreslil ING. KLÁRA ČECHOVÁ 	Navrhl ING. KLÁRA ČECHOVÁ 	Odp. projektant ING. PAVEL MENHARD 	Techn. kontrola ING. JAN OHLÁŘ 	 VODOHOSPODÁŘSKÝ ROZVOJ A VÝSTAVBA a.s. Nábřeží 4 150 56 Praha 5
Kraj JIHOČESKÝ		Obec NOVOSEDLY n.N., VAL		
Investor POVODÍ VLTAVY, státní podnik				
PODKLADOVÁ ANALÝZA VYBRANÝCH PŘÍRODĚ BLÍZKÝCH PROTIPOVODŇOVÝCH OPATŘENÍ V POVODÍ NEŽÁRKY NEŽÁRKA				
PŘEHLEDNÁ SITUACE ŘEŠENÉHO ÚZEMÍ				
Soubor Nezarka_prehledna_situace.dwg				
Formát 4 x A4				
Datum 03/2011				
Stupeň studie				
Zakázka 1644/002				
Měřítko 1 : 10 000				
Č. výkresu 1				