



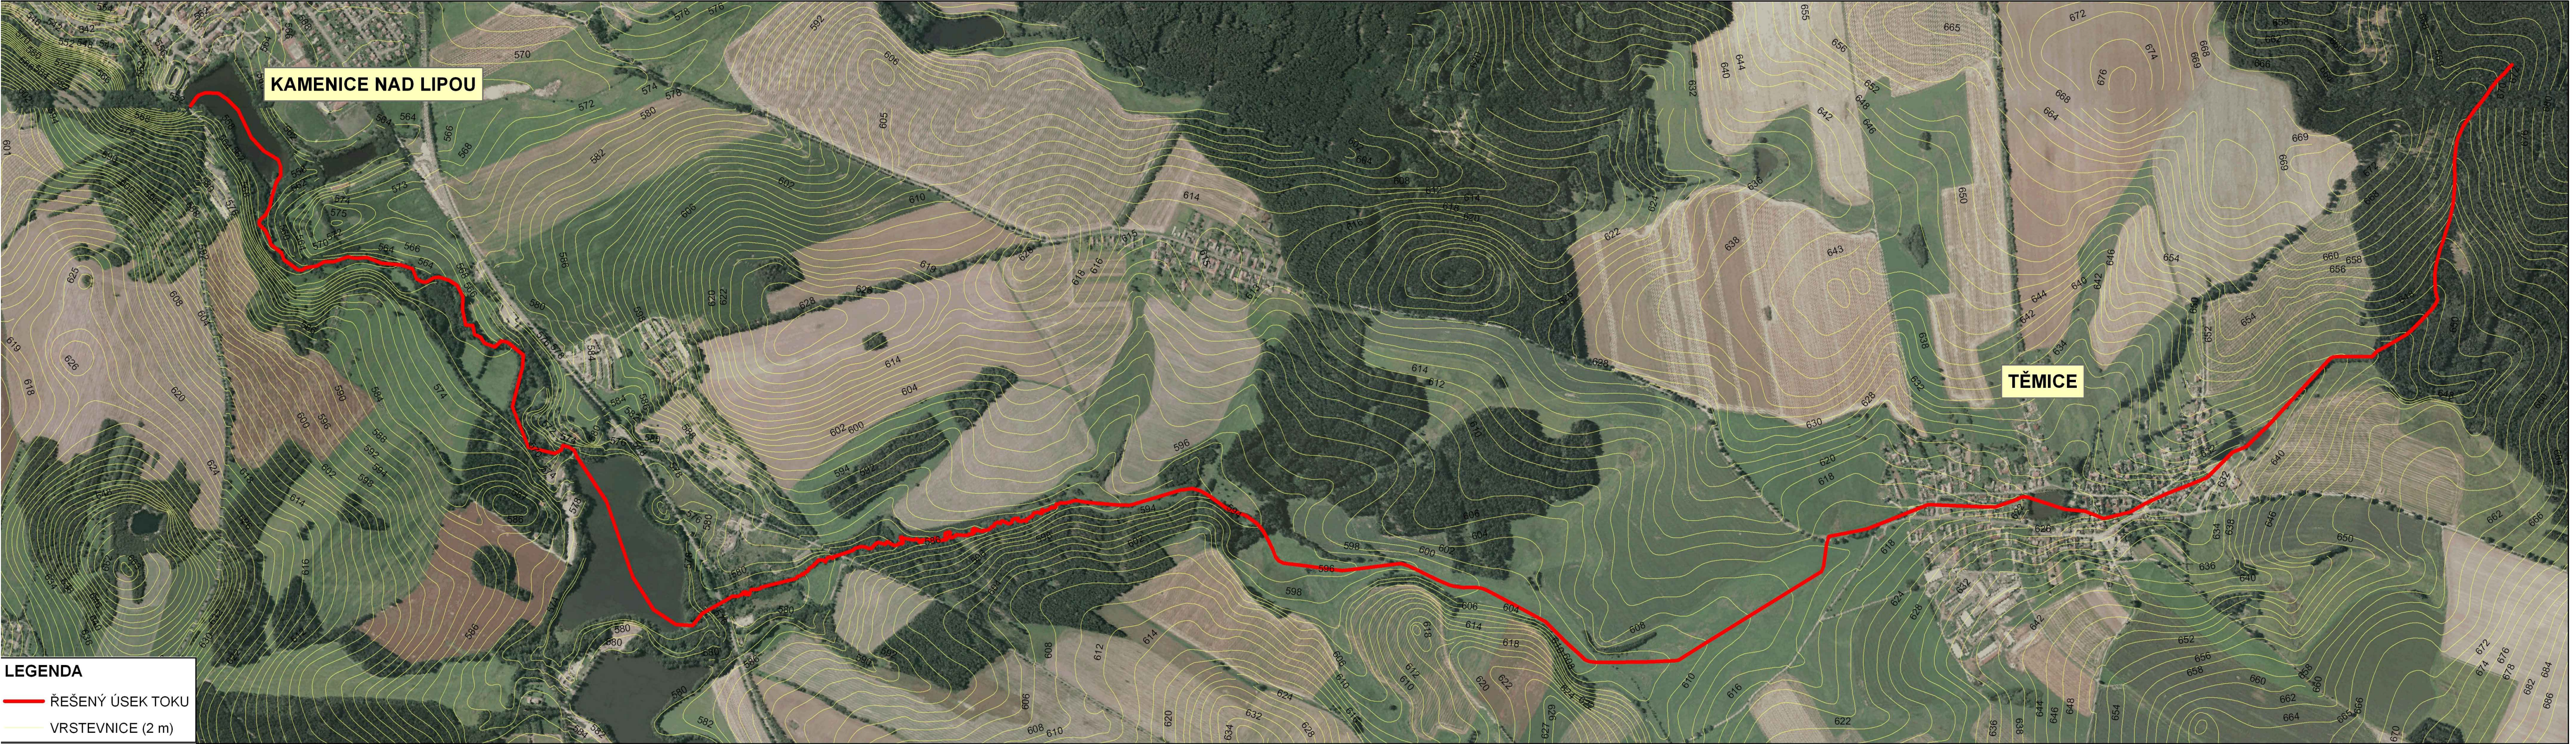

LEGENDA

ŘEŠENÝ ÚSEK TOKU

VRSTEVNICE (2 m)

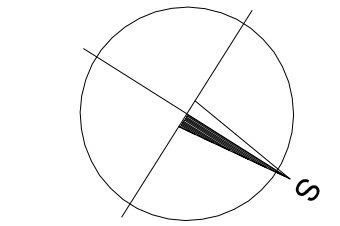

VÝŠKOPISNÝ SYSTÉM: BpV
POLOHOPISNÝ SYSTÉM: S–JSTK

Kreslil ING. KLÁRA ČECHOVÁ <i>Čechová</i>	Navhl ING. KLÁRA ČECHOVÁ <i>Čechová</i>	Odp. projektant ING. PAVEL MENHARD <i>Menhard</i>	Tech. kontrola ING. JAN OHLÁŘ <i>Ohlář</i>	 VODOHOSPODÁŘSKÝ ROZVOJ A VÝSTAVBA a.s. Nábřeží 4 150 56 Praha 5
Kraj VYSOČINA		Obec TĚMICE, KAMENICE NAD LIPOU		
Investor POVODÍ VLTAVY, státní podnik				Soubor Kamenice_prehledna_situace.dwg
PODKLADOVÁ ANALÝZA VYBRANÝCH PŘÍRODĚ BLÍZKÝCH PROTIPOVODŇOVÝCH OPATŘENÍ V POVODÍ NEŽÁRKY				Formát 4 x A4
POTOK KAMENICE				Datum 03/2011
PŘEHLEDNÁ SITUACE ŘEŠENÉHO ÚZEMÍ				Stupeň studie
				Zakázka 1644/002
				Měřítko 1 : 10 000
				Č. výkresu 1