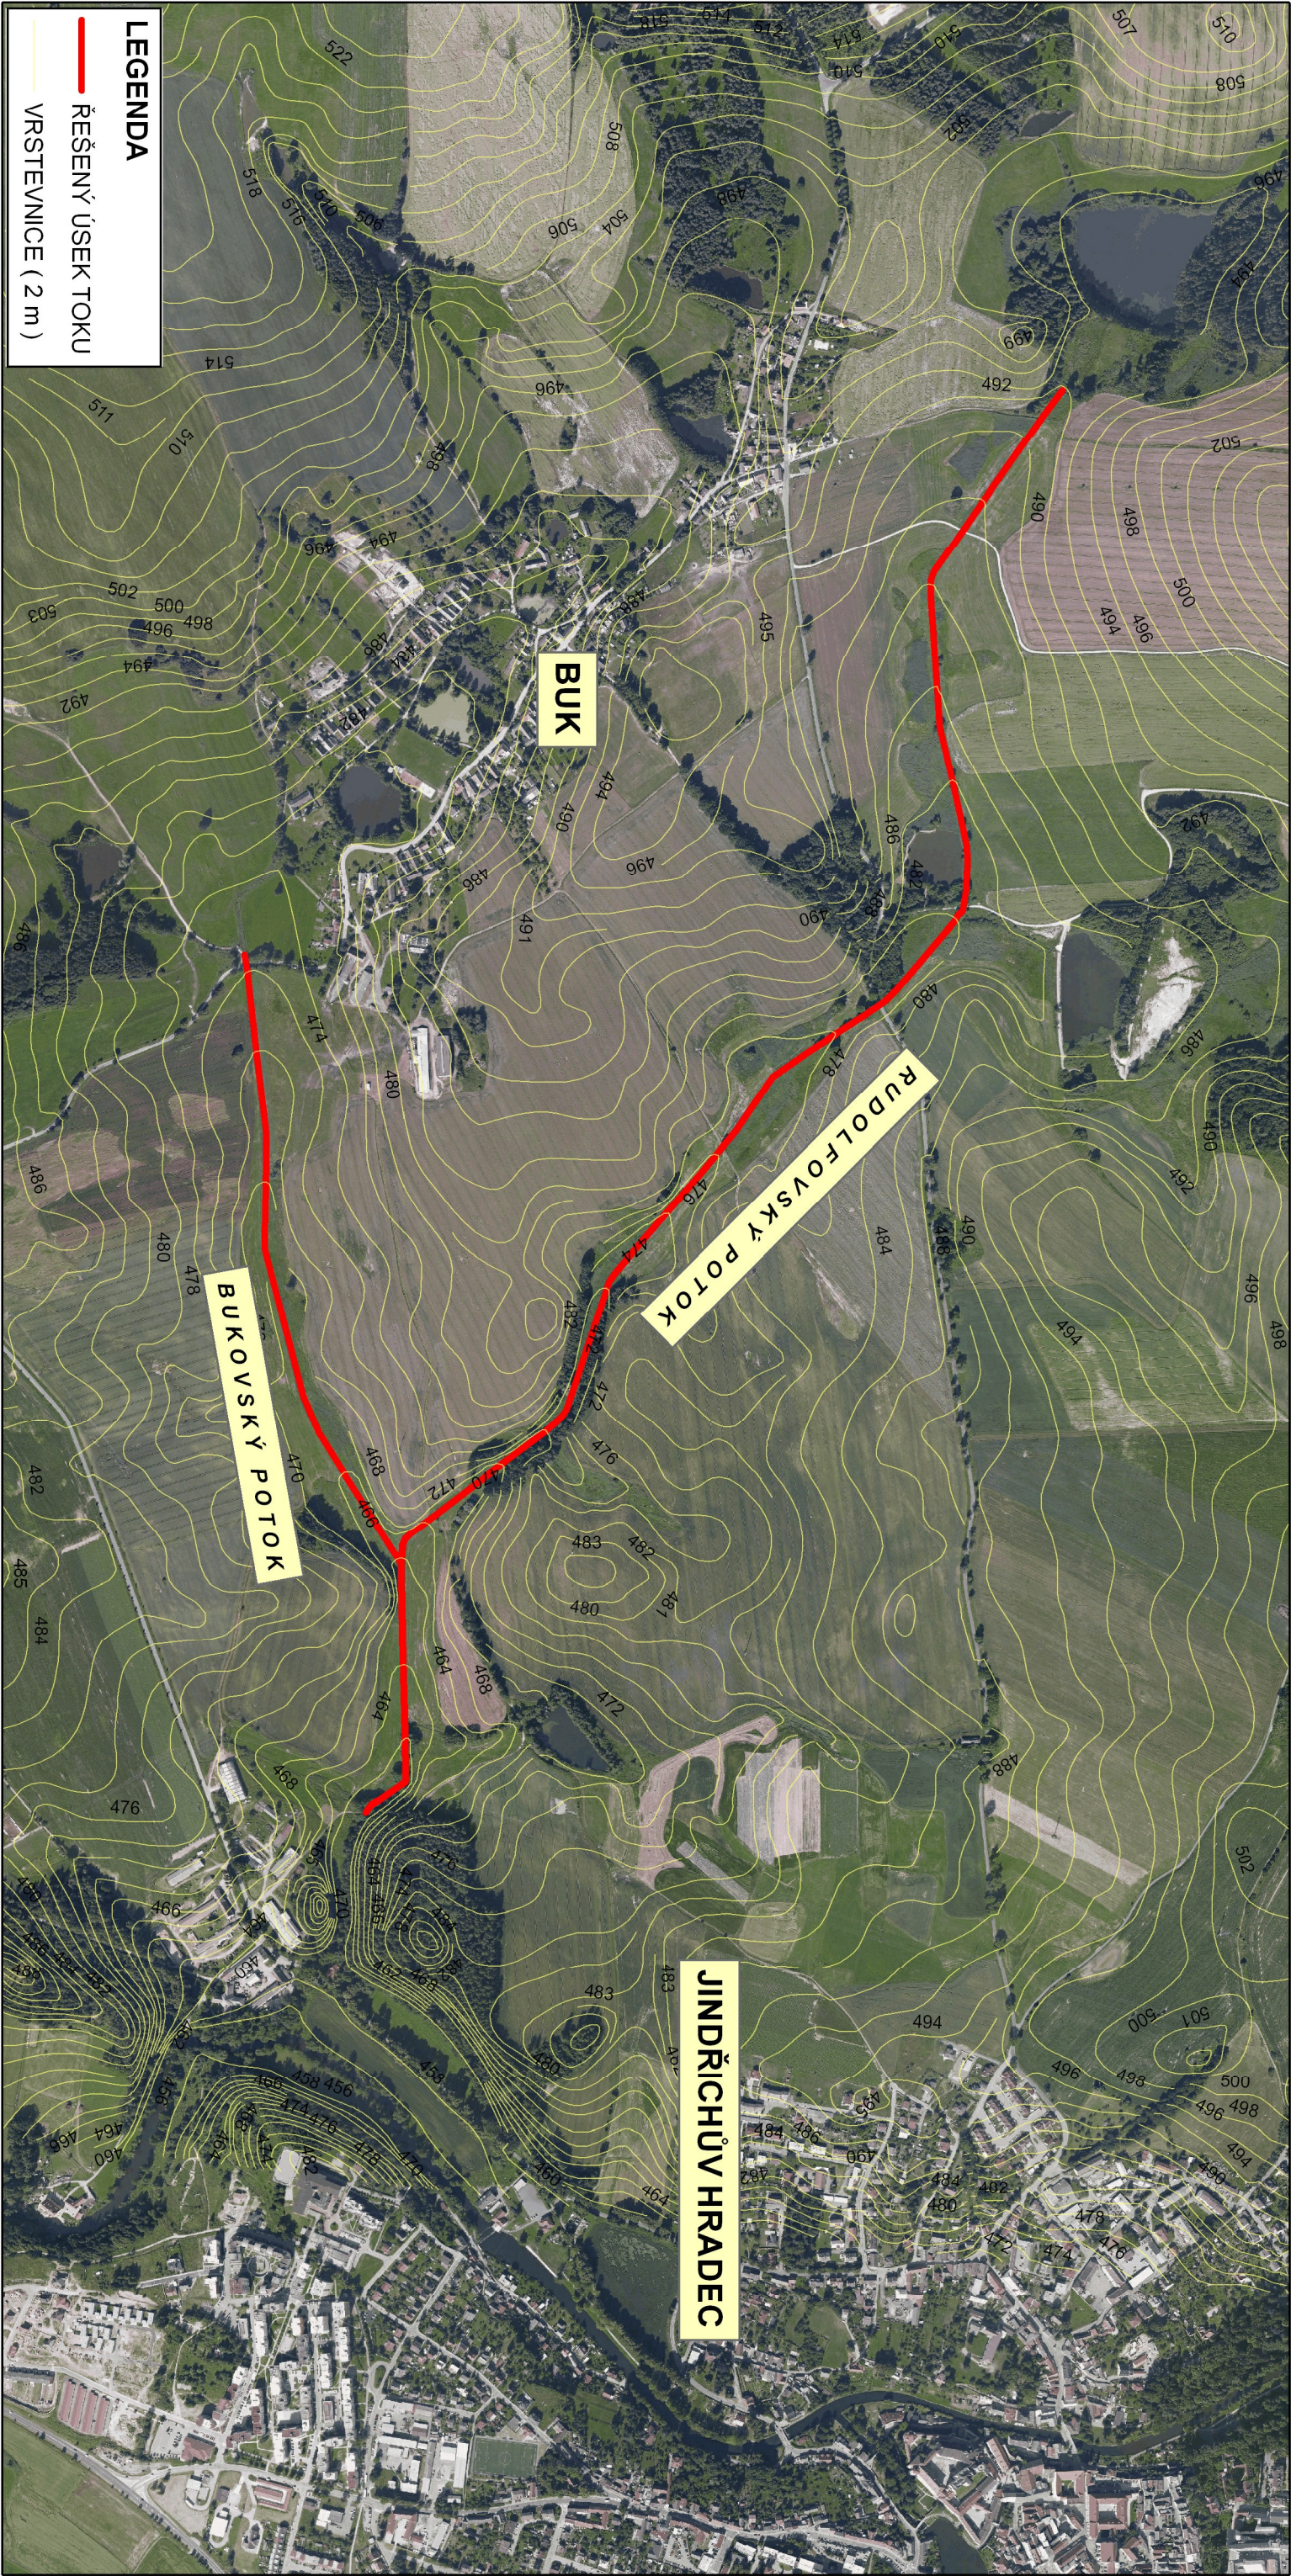


VÝŠKOPISNÝ SYSTÉM: BpV
POLOHOPISNÝ SYSTÉM: S–JSTK

Kreslil ING. KLARA ČECHOVÁ		Navrhl ING. KLARA ČECHOVÁ		Odp. projektant ING. PAVEL MENHARD		Techn. kontrola ING. JAN CHLÁŘ	
Kroj JIHOČESKÝ		Investor POVODÍ VLTAVY, státní podnik		Obec JINDŘICHŮV HRADEC		Soubor Rudolfovský_Bukovský_přehledno_situace.dwg	
Podkladová analýza vybraných přírodně blízkých protipovodňových opatření v povodí Nežárky		Formát 2 x A4		Datum 03/2011		Stupeň studie	
Rudolfovský a Bukovský potok		Zakázka 1644/002		Měřítko 1 : 10 000		Č. výřezu 1	
Přehledná situace řešeného území		VPRV VODOHOSPODÁŘSKÝ ROZVOJ A VÝSTAVBA a.s. Nábřeží 4 150 56 Praha 5					